


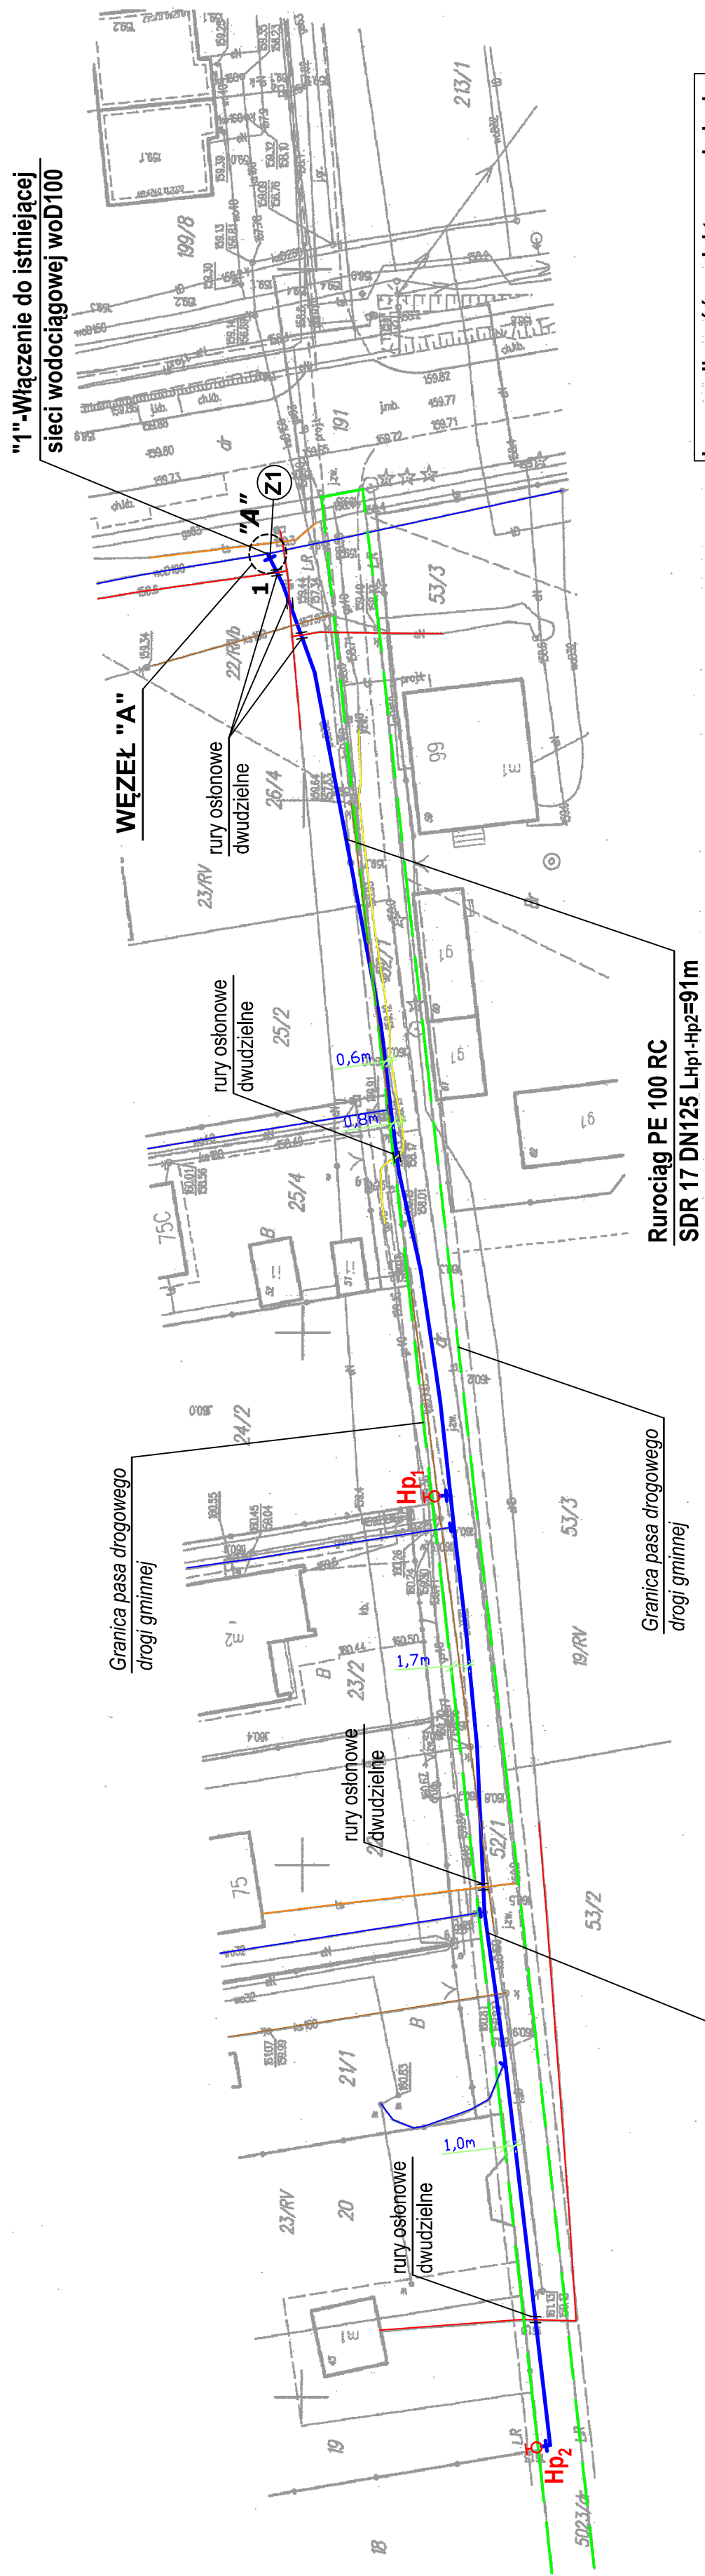

Łączna długość projektowanej sieci:
PE 100 RC DN125 - 181,0m

MAPA DO CELÓW PROJEKTOWYCH skala 1:500
Oznaczenie kancelaryjne zgłoszenia pracy geodezyjnej GEO.6642.1.2661.2022

Jednostka ewidencyjna ident. 060807_2 – Lubartów

Obręb ewidencyjny ident. 060807 2.0006 – Lisów dz. 52/1 i przyległe

Nazwa układu współrzędnych prostokątnych płaskich 2000/8

wysokości PL-EVRF 2007 -NH

Oznaczenie granic obszaru, który był przedmiotem aktualizacji kolor żółty

Data aktualizacji 25.11.2023r

Wykonanie niniejszej mapy nie było poprzedzone ustaleniami dotyczącymi

obciążających grunty położone w granicach projektowanej inwestycji budowlanej.

Nie wyklucza się istnienia w terenie nie wykazanych na niniejszej mapie

podlegających geodezyjnej inwentaryzacji powykonawczej

3.137.08.14.2.2 Granice przedmiotowych działań w obszarze opracowań

rozporządzeniu Ministra Rozwoju z dnia 18 sierpnia 2020 r. w sprawie s

geodezyjni i pomiarow symacyjni i wysokosciowcy oraz pracownicy do nastrawienia zasobu i karteograficzni

Mania do celów projektowych przebudowy sieci wodociągowej do państwowego zasobu geodezyjnego i kartograficznego.

Mironslaw Skrzewski

..... 20285

i nazwisko, nr uprawnień oraz data

dpis geodety uprawnia

Poświadczam, że niniejszy dokument został opracowany w wyniku

prac geodezyjnych i kartograficznych, których rezultaty zawiera

operat techniczny pozytywnie zweryfikowany. Jednocześnie inform

Ja jestem świadomy odpowiedzialności karnej za złożenie fałszywego
świadczenia

Identifikator załozenia prac geodezyjnych : GEO 6642 1 2661 20

Organ służby geodezyjnej, który otrzymał zgłoszenie: Starosta Lub

Wykonawca prac geodezyjnych : Usługi Geodezyjne Mirosław Szczepaniak

data sporządzenia protokołu: 07.12.2023r

Nr. Dok. zawierającego pozytywny wyлік kontroli : GEO.6642.1.266

in ię i nazwisko: Wież III. Uprawnień zawodowych i niewolnika plac.

LEGENDA:

Projektowana sieć wodociągowa

Projektowana zasada sieciowa

Projektowany hydrant nadziemny

— Istn. sieć wodociągowa

_____ Istn. kable energetyczne

Istn. sieć gazowa

Istrn. kable telekomunikacyjne

Istn. sieć kanalizacyjna

Charakterystyczne punkty

I, A
na trasie projektowanej sieci

wodociągowe.

1. "A"

Firma Projektowo-Wykonawcza <i>SANITMAL</i> inż. Arkadiusz Malik 20-425 Lublin, ul. Dunikowskiego 19/10		INWESTYCJI: Przebudowa sieci wodociągowej w miejscowości Lisów, gm. Lubartów		Inwestor: Gmina Lubartów ul. Lubelska 18A 21-100 Lubartów		Data wyk.: 16.11.2023	
		Faza opr.: Projekt Zagospodarowania Terenu				Skala: 1:500	
TYTUŁ RYSUNKU: PROJEKT ZAGOSPODAROWANIA TERENU						Nr rysunku 1	
Funkcja	Imię i nazwisko	Upr. bud. nr	Specjalność		Podpis:		
Projektował	inż. Arkadiusz Malik	LUB/00048/PWOS/08	instalacyjna				
Sprawdził	mgr inż. Piotr Bobruk	LUB/00004/PWOS/05	instalacyjna				